


# ROZWINIĘCIE PIONÓW KANALIZACYJNYCH

Skala 1 : 100

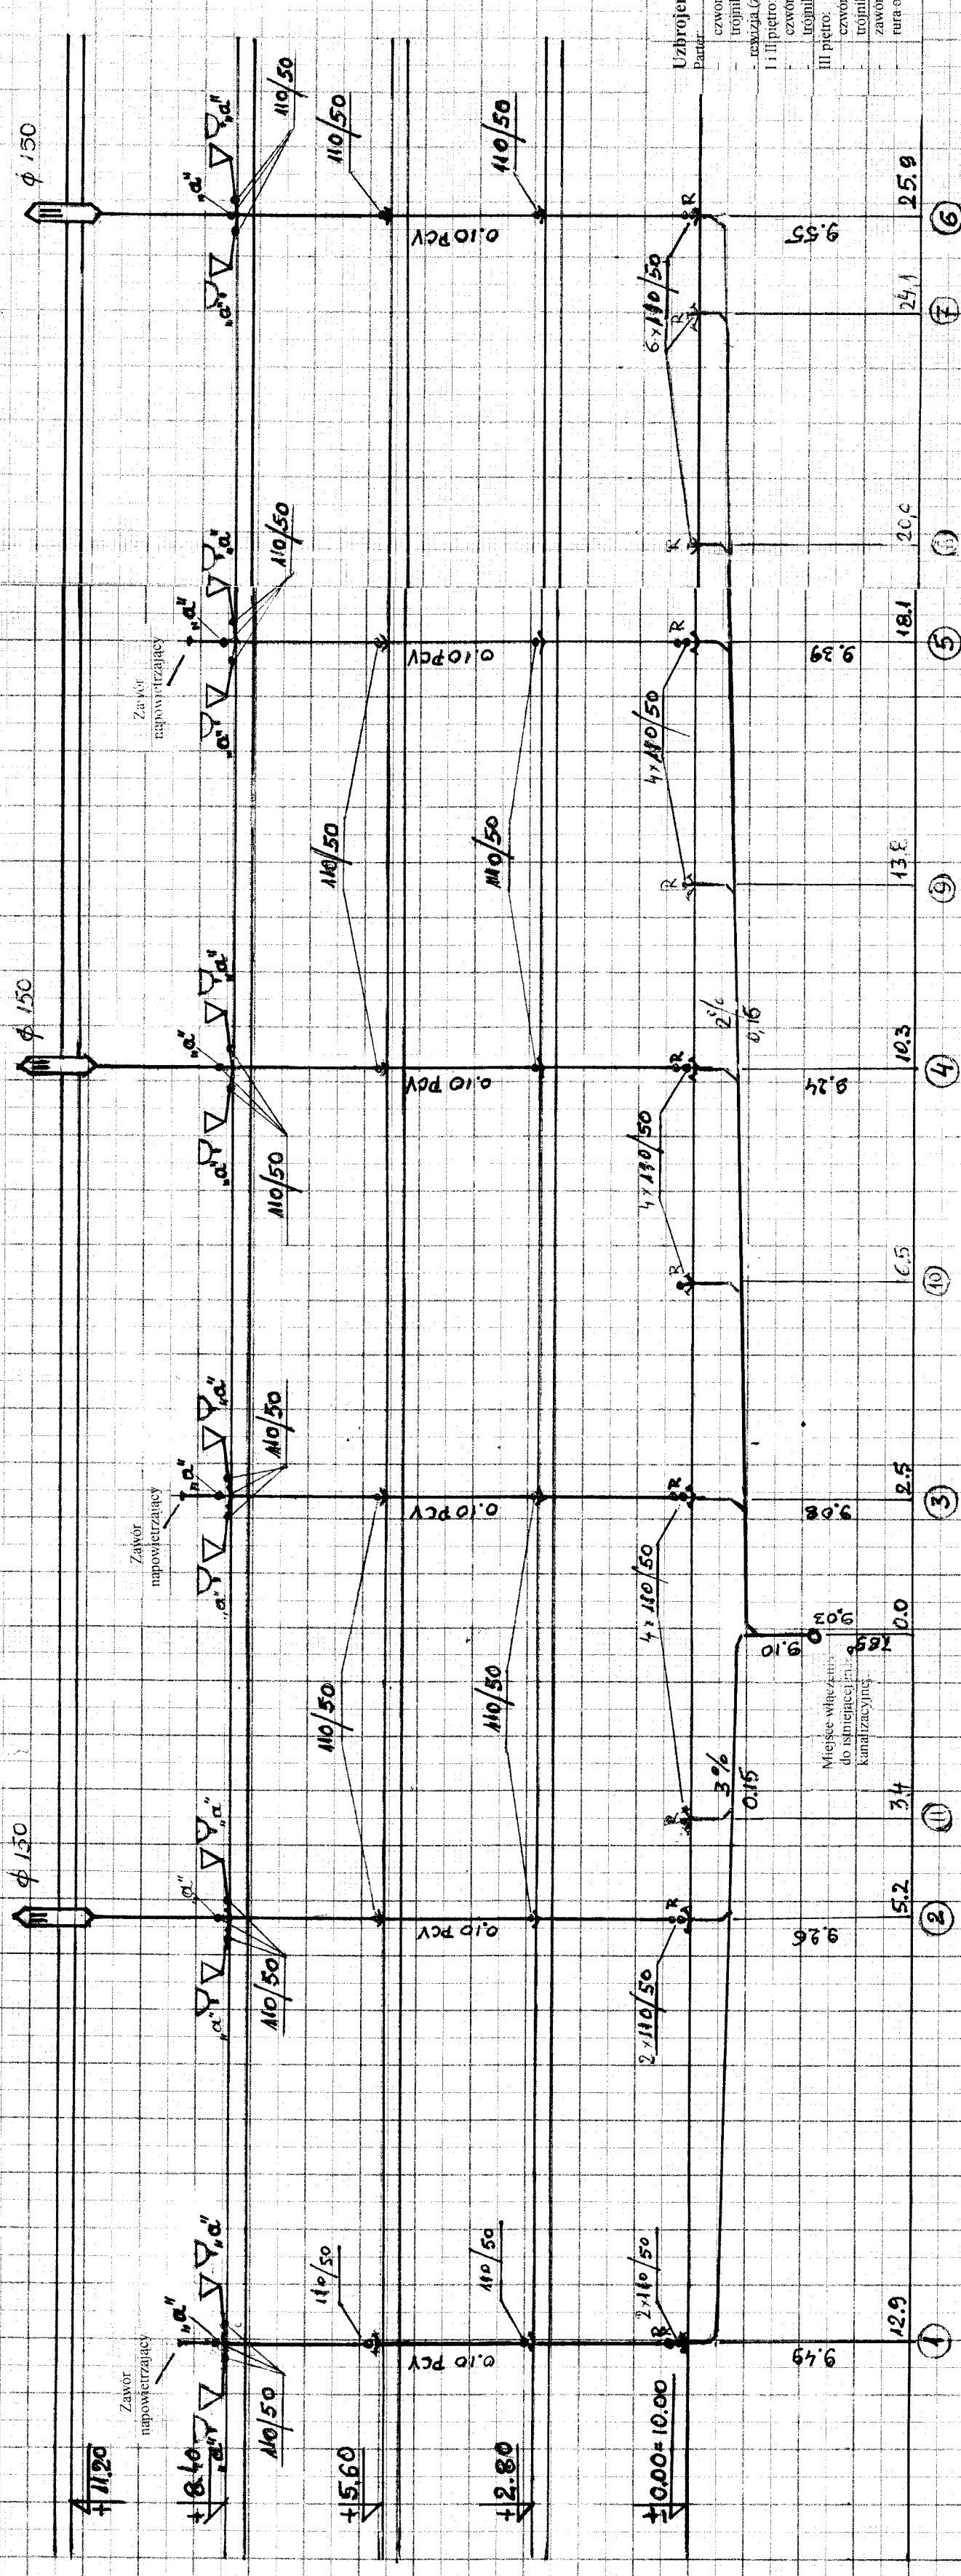

Uzbrojenie pionów kanalizacyjnych (piony z rur PCV Ø110):  
 Partia:  
 - czworok 110 (zakorkowany)  
 - trójnik 110/50 (zakorkowany)  
 - rękawica z podejściem od strony korytarza

III piętro:  
 - czworok 110 (zakorkowany)  
 - trójnik 110/50 (zakorkowany)  
 - czworok 110  
 - trójnik 110/50  
 - zawór napowietrzający na pionach I, 3, 5  
 - rura odpowietrzająca H 150 na pionach 2, 4, 6

BIURO PROJEKTOWE KTK ul. OBR. WESTERPLATTE 24 83-110 TCZEW	Skala 1:100	Nr rys. 5
OBIEKT: MODERNIZACJA INSTALACJI WOD-KAN BUD. INTERNATU ZESPÓLU SZKÓL AGROTECH- NICZNYCH I OGÓLNOKSZTAŁCĄCYCH w SWARÓWNIĘ POW. TCZEW ul. SZKOLNA 2.		
RYSunek: PROJEKTOWANA WEWNĘTRZNA INSTALACJA KANALIZACJI SANITARNEJ.		
PROJEKTOWAŁ: Mgr inż. Ryszard M. Kościński	Nr upr. bud. CT-III-630/161/75	ROZWINIĘCIE
PRACOWAŁ: Edmund Girgel	Sr. upr. bud. 384/66/Gd.	